
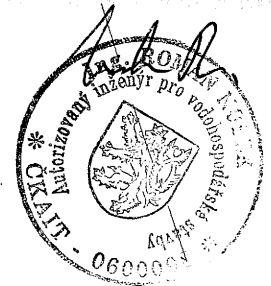


VÝUSTNÍ OBJEKT - nový

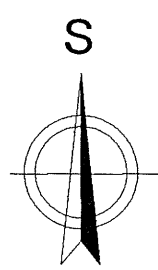

LEGENDA:

- HRANICE POZEMKŮ
- VRCNÍ ELEKTROVEDENÍ NN - stávající
- DOMOVNÍ PLYNOVODNÍ PŘÍPOJKA - stávající
- PLYNOVOD STL - stávající
- SDĚLOVACÍ KABEL - stávající
- EL. PŘÍV. KABEL K ČOV CYKY 3x3 1,5 - nový
- SPLAŠKOVÁ KANALIZACE PVC-U - nová
- ČOV 4EO DOMOVNÍ ČISTÍRNA ODPADNÍCH VOD - nová
VÝROBCE - AQUA-CONTACT s.r.o. Jaroměř-Josefov
ČOV 4EO (DN 1500 x 1970)

Projekt řeší pouze venkovní splaškovou kanalizaci.
Zakreslení podzemních sítí je pouze orientační, před započítáním zemních prací bude provedeno jejich vytyčení.
Při ukládání podzemních sítí budou dodrženy nejmenší dovolené vodorovné vzdálenosti při souběhu podzemních sítí a nejmenší dovolené svislé vzdálenosti při křížení podzemních sítí dle ČSN 73 6005.
Zemní práce v místech křížení podzemních sítí provádět ručně se zvýšenou opatrností !!!

VYPRACOVAL: Martin Čapek	KRESLIL: Martin Čapek	ZODP. PROJEKTANT: Ing. Roman Nosek	AQUA - CONTACT s.r.o. 5. května 287, 551 02 Jaroměř - Josefov tel./fax: 491 810351 e-mail: info@aquaccontact.cz
OBEC: Vilantice	OKRES: Trutnov	INVESTOR: manželé Bernardovi, Ludvíka Svobody 912, 543 01 Vrchlabí	
STAVBA: RD č.p. 41 v obci Vilantice k.ú. Vilantice, parc.č. 46	OBJEKT: ČOV 4EO a venkovní splašková kanalizace		FORMÁT: A3
VÝKRES: SITUACE			DATUM: 01/2009
			STUPĚN: PD KE STAVEB. ŘÍZENÍ
			Č. ZAKÁZKY
			MĚŘÍTKO: 1:200
			Č. VÝKRESU

zelený pás 796


RD č.p. 41
~~36-46~~
± 0,00

ČOV 4EO

kolna


LEGENDA:

- HRANICE POZEMKŮ
- VRCNÍ ELEKTROVEDENÍ NN - stávající
- DOMOVNÍ PLYNOVODNÍ PŘÍPOJKA - stávající
- PLYNOVOD STL - stávající
- SDĚLOVACÍ KABEL - stávající
- EL. PŘÍV. KABEL K ČOV CYKY 3x3 1,5 - nový
- SPLAŠKOVÁ KANALIZACE PVC-U - nová
- ČOV 4EO DOMOVNÍ ČISTÍRNA ODPADNÍCH VOD - nová
VÝROBCE - AQUA-CONTACT s.r.o. Jaroměř-Josefov
ČOV 4EO (DN 1500 x 1970)

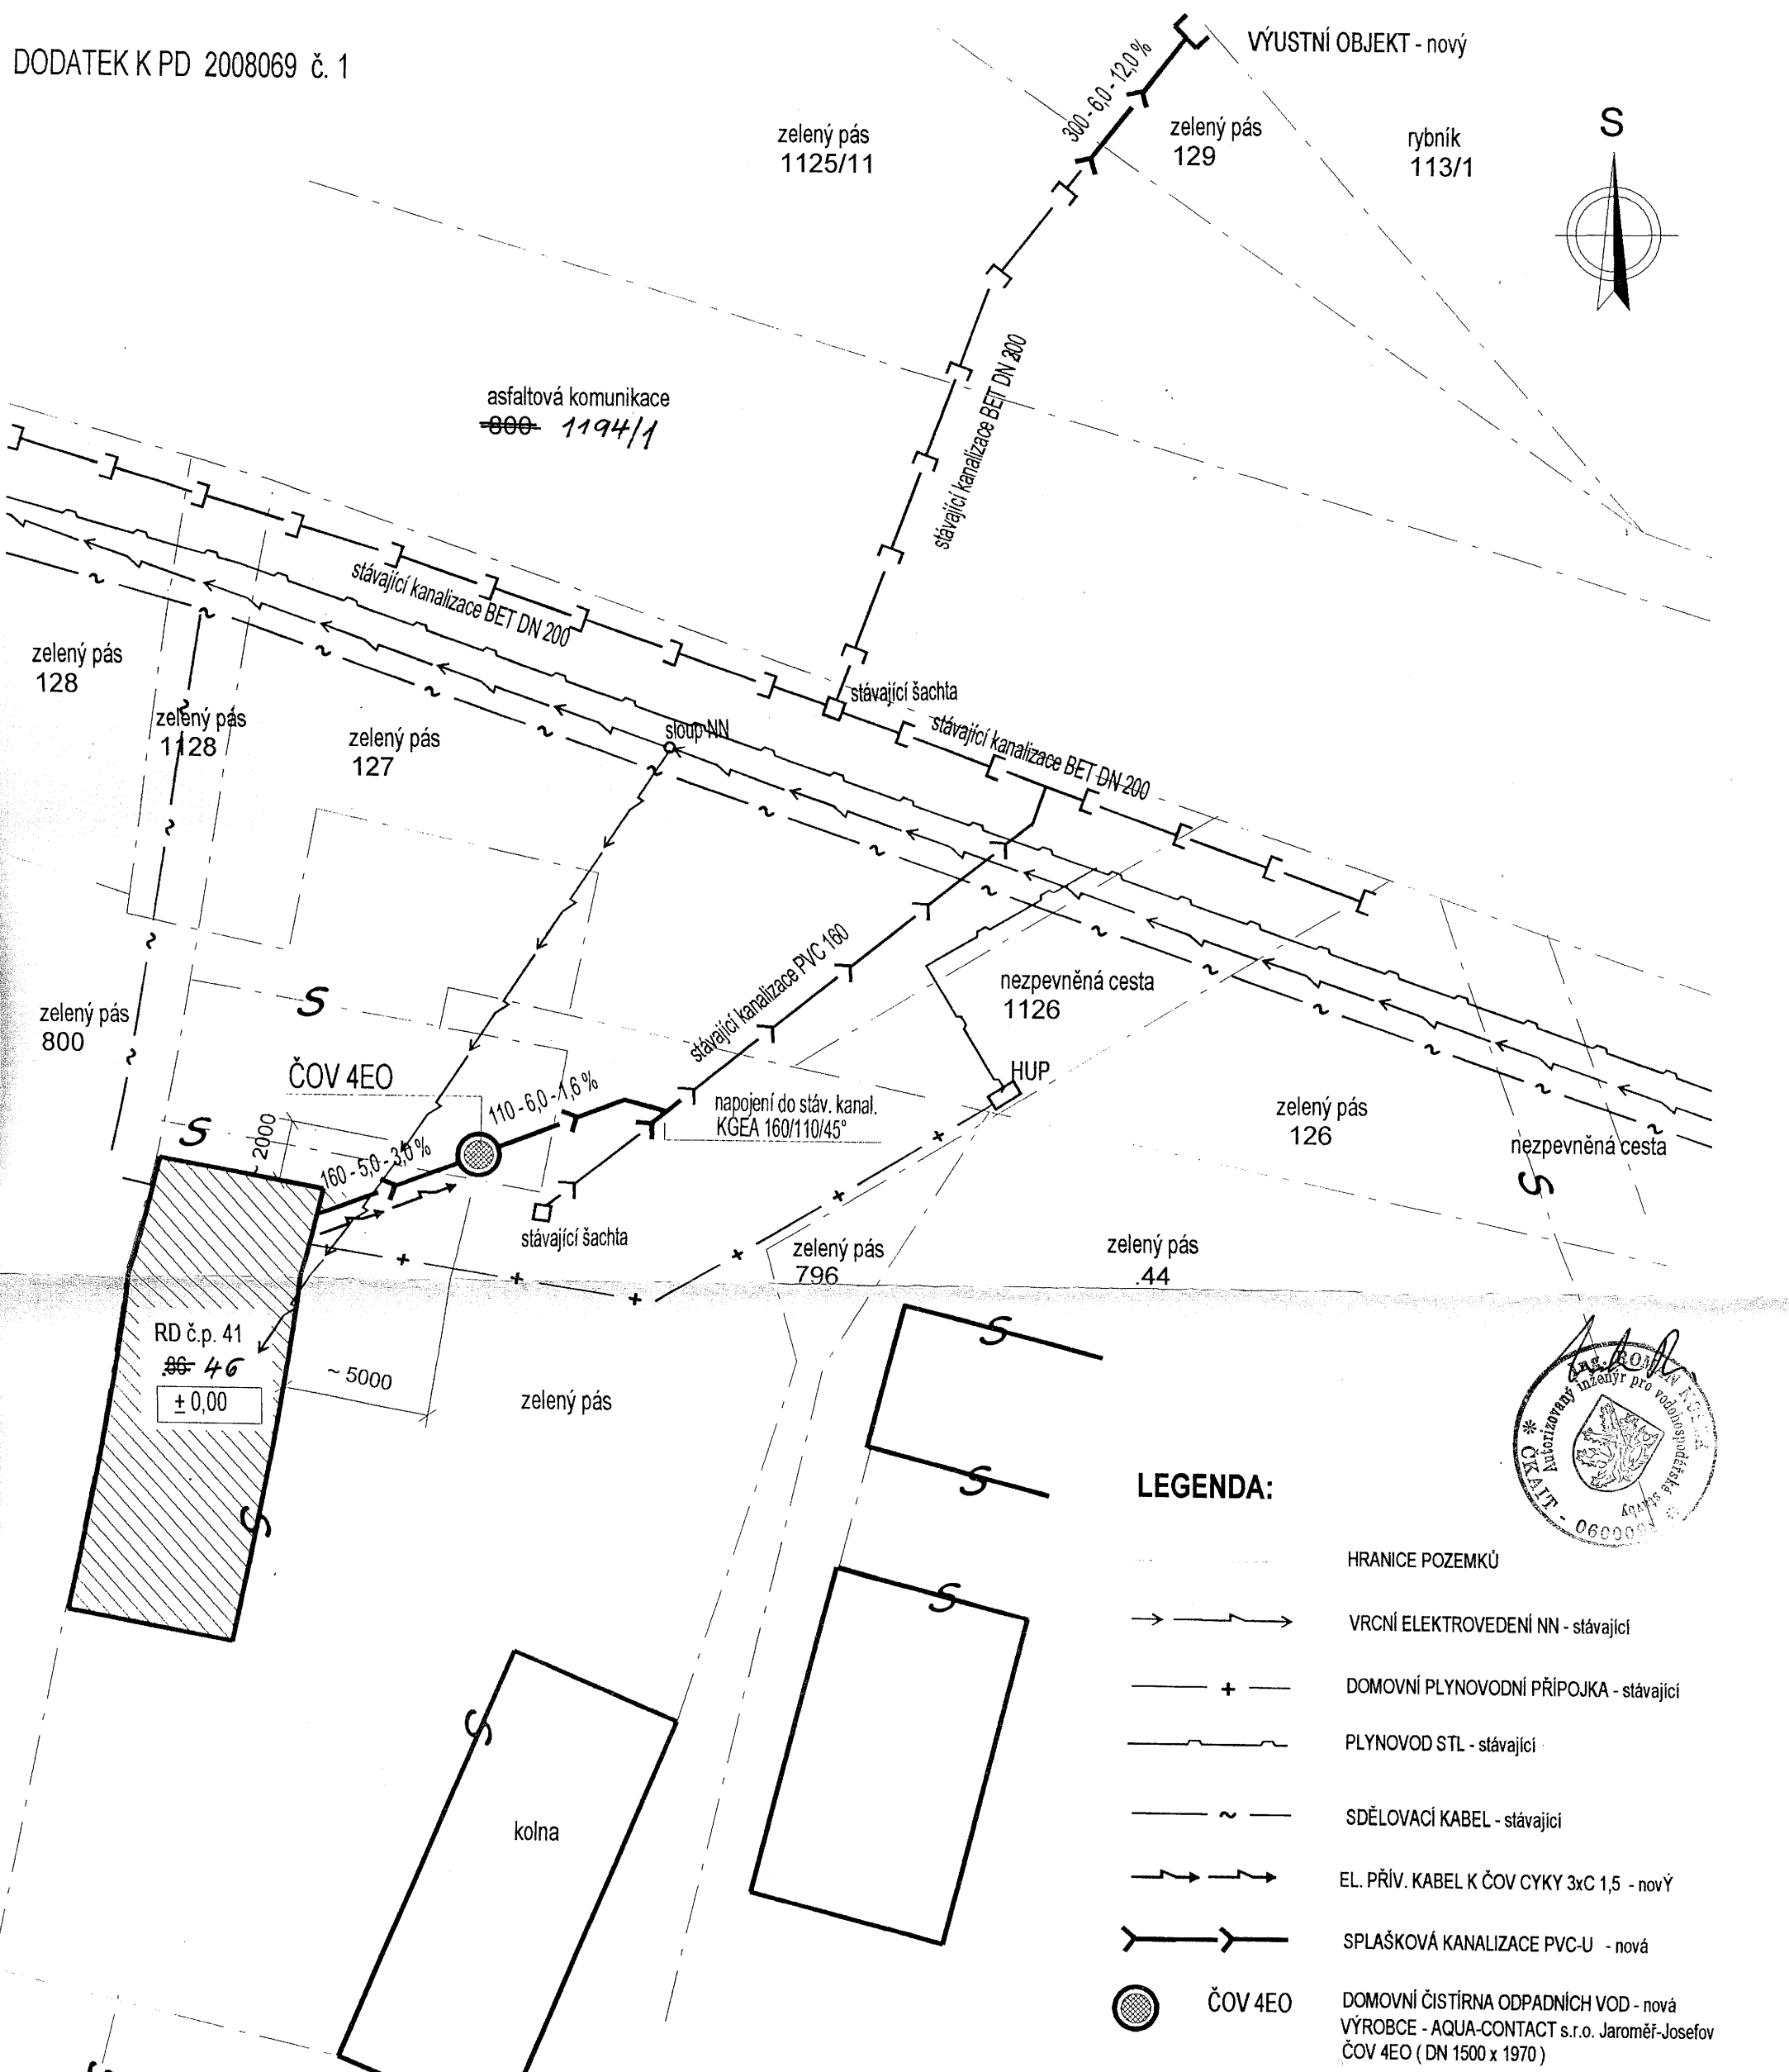

LEGENDA:

- HRANICE POZEMKŮ
- VRCNÍ ELEKTROVEDENÍ NN - stávající
- DOMOVNÍ PLYNOVODNÍ PŘÍPOJKA - stávající
- PLYNOVOD STL - stávající
- SDĚLOVACÍ KABEL - stávající
- EL. PŘÍV. KABEL K ČOV CYKY 3x3 1,5 - novÝ
- SPLAŠKOVÁ KANALIZACE PVC-U - nová
- ČOV 4EO DOMOVNÍ ČISTÍRNA ODPADNÍCH VOD - nová
VÝROBCE - AQUA-CONTACT s.r.o. Jaroměř-Josefov
ČOV 4EO (DN 1500 x 1970)

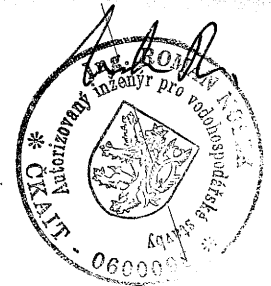

Projekt řeší pouze venkovní splaškovou kanalizaci.
 Zakreslení podzemních sítí je pouze orientační, před započítím zemních prací bude provedeno jejich vytyčení.
 Při ukládání podzemních sítí budou dodrženy nejmenší dovolené vodorovné vzdálenosti při souběhu podzemních sítí a nejmenší dovolené svislé vzdálenosti při křížení podzemních sítí dle ČSN 73 6005.
 Zemní práce v místech křížení podzemních sítí provádět ručně se zvýšenou opatrností !!!

VYPRACOVAL: Martin Čapek	KRESLIL: Martin Čapek	ZODP. PROJEKTANT: Ing. Roman Nosek	AQUA - CONTACT s.r.o. 5. května 287, 551 02 Jaroměř - Josefov tel./fax: 491 810351 e-mail: info@aquaccontact.cz
OBEC: Vilantice	OKRES: Trutnov	INVESTOR: manželé Bernardovi, Ludvíka Svobody 912, 543 01 Vrchlabí	
STAVBA: RD č.p. 41 v obci Vilantice k.ú. Vilantice, parc.č. 46	OBJEKT: ČOV 4EO a venkovní splašková kanalizace		FORMÁT: A3
VÝKRES: SITUACE			DATUM: 01/2009
			STUPĚN: PD KE STAVEB. ŘÍZENÍ
			Č. ZAKÁZKY
			MĚŘÍTKO: 1:200
			Č. VÝKRESU